


1階 平面図 1/100

工事名	秋田県横手発電事務所建築工事	図名	1階平面図
H 8年 8月 日	設計	縮尺	1/100
		番	A-6

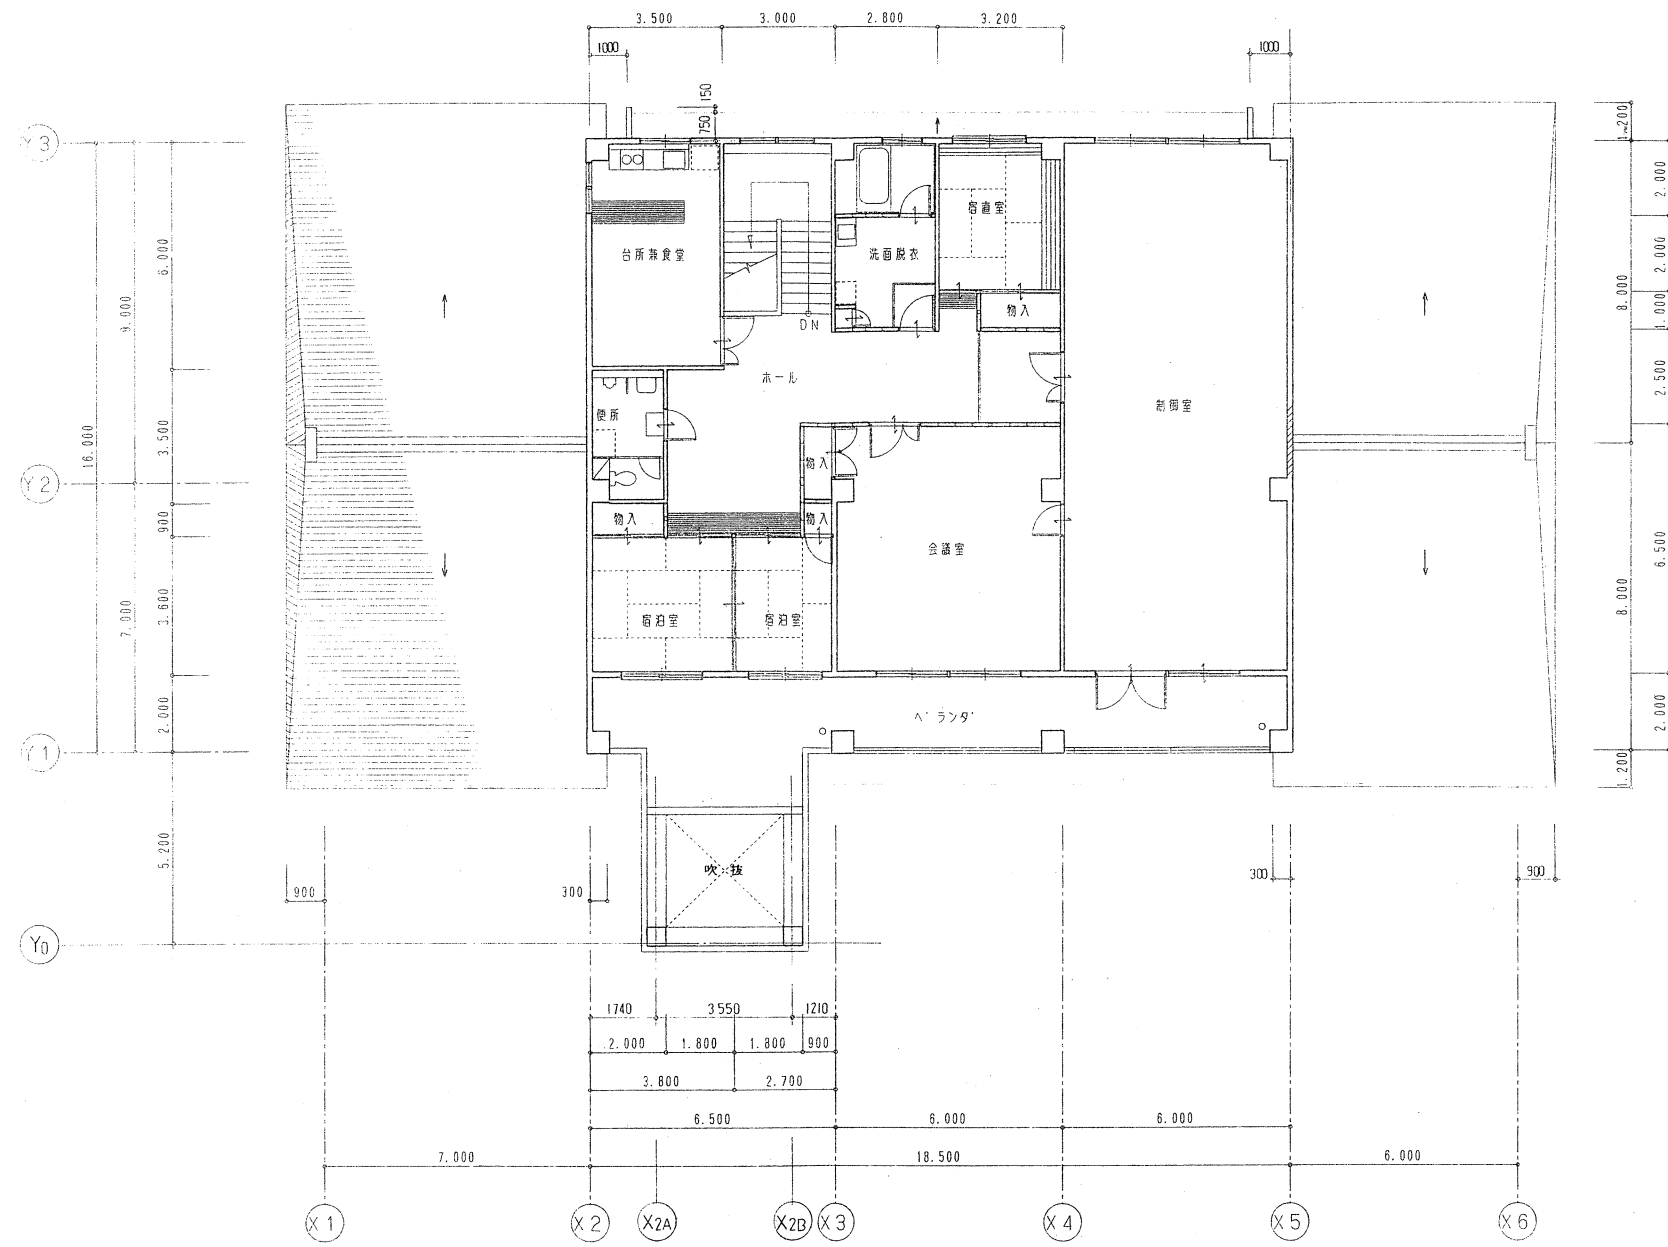

2階 平面図 1/100

工事名	秋田県横手発電事務所建築工事	図名	2階平面図
H 8年 8月 日	設計	製図	縮尺 1/100 図番 A-7