


本庁舎雑用水受水槽兼消火水槽  
RC 80m3(1槽式) 井水


本庁舎  
地階平面図 8=1:200

秋田県出納局財産活用課	委託名称	図面名称	縮尺	図面番号
	貯水槽清掃委託	本庁舎雑用水受水槽兼消火水槽	1/n	M-1



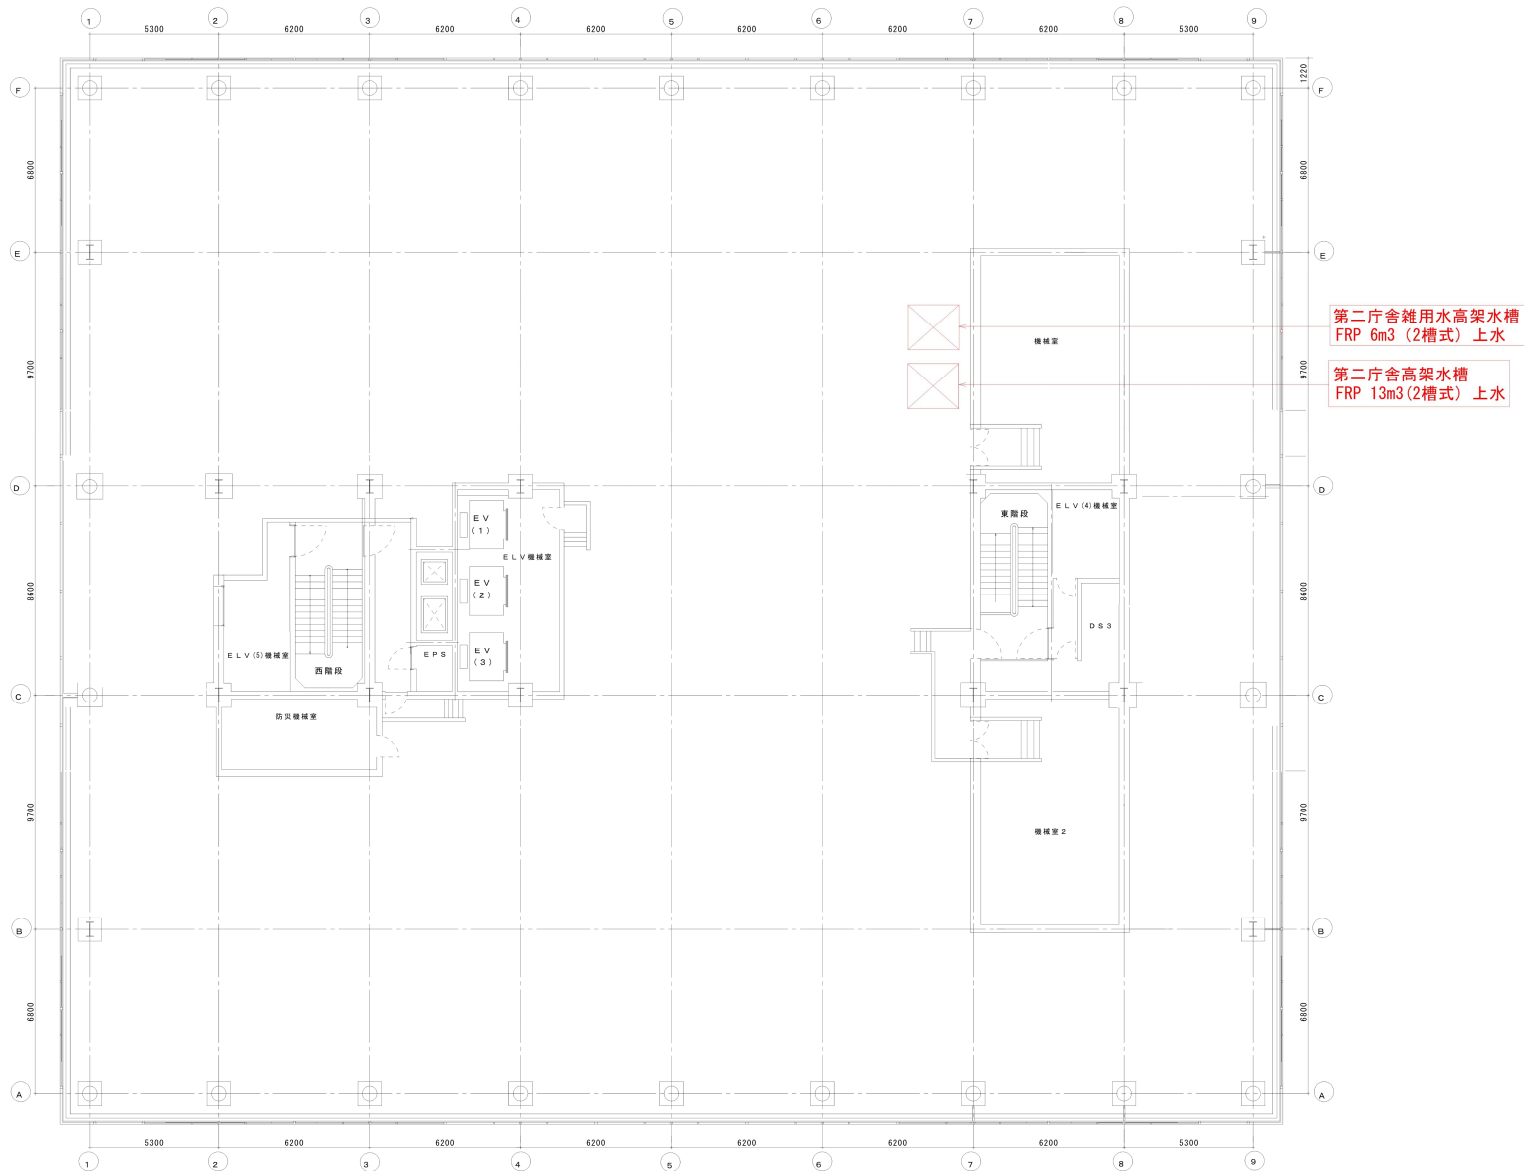

秋田県出納局財産活用課	委託名称	図面名称	縮尺	図面番号
	貯水槽清掃委託	第二庁舎PH階高架水槽	1/n	M-3

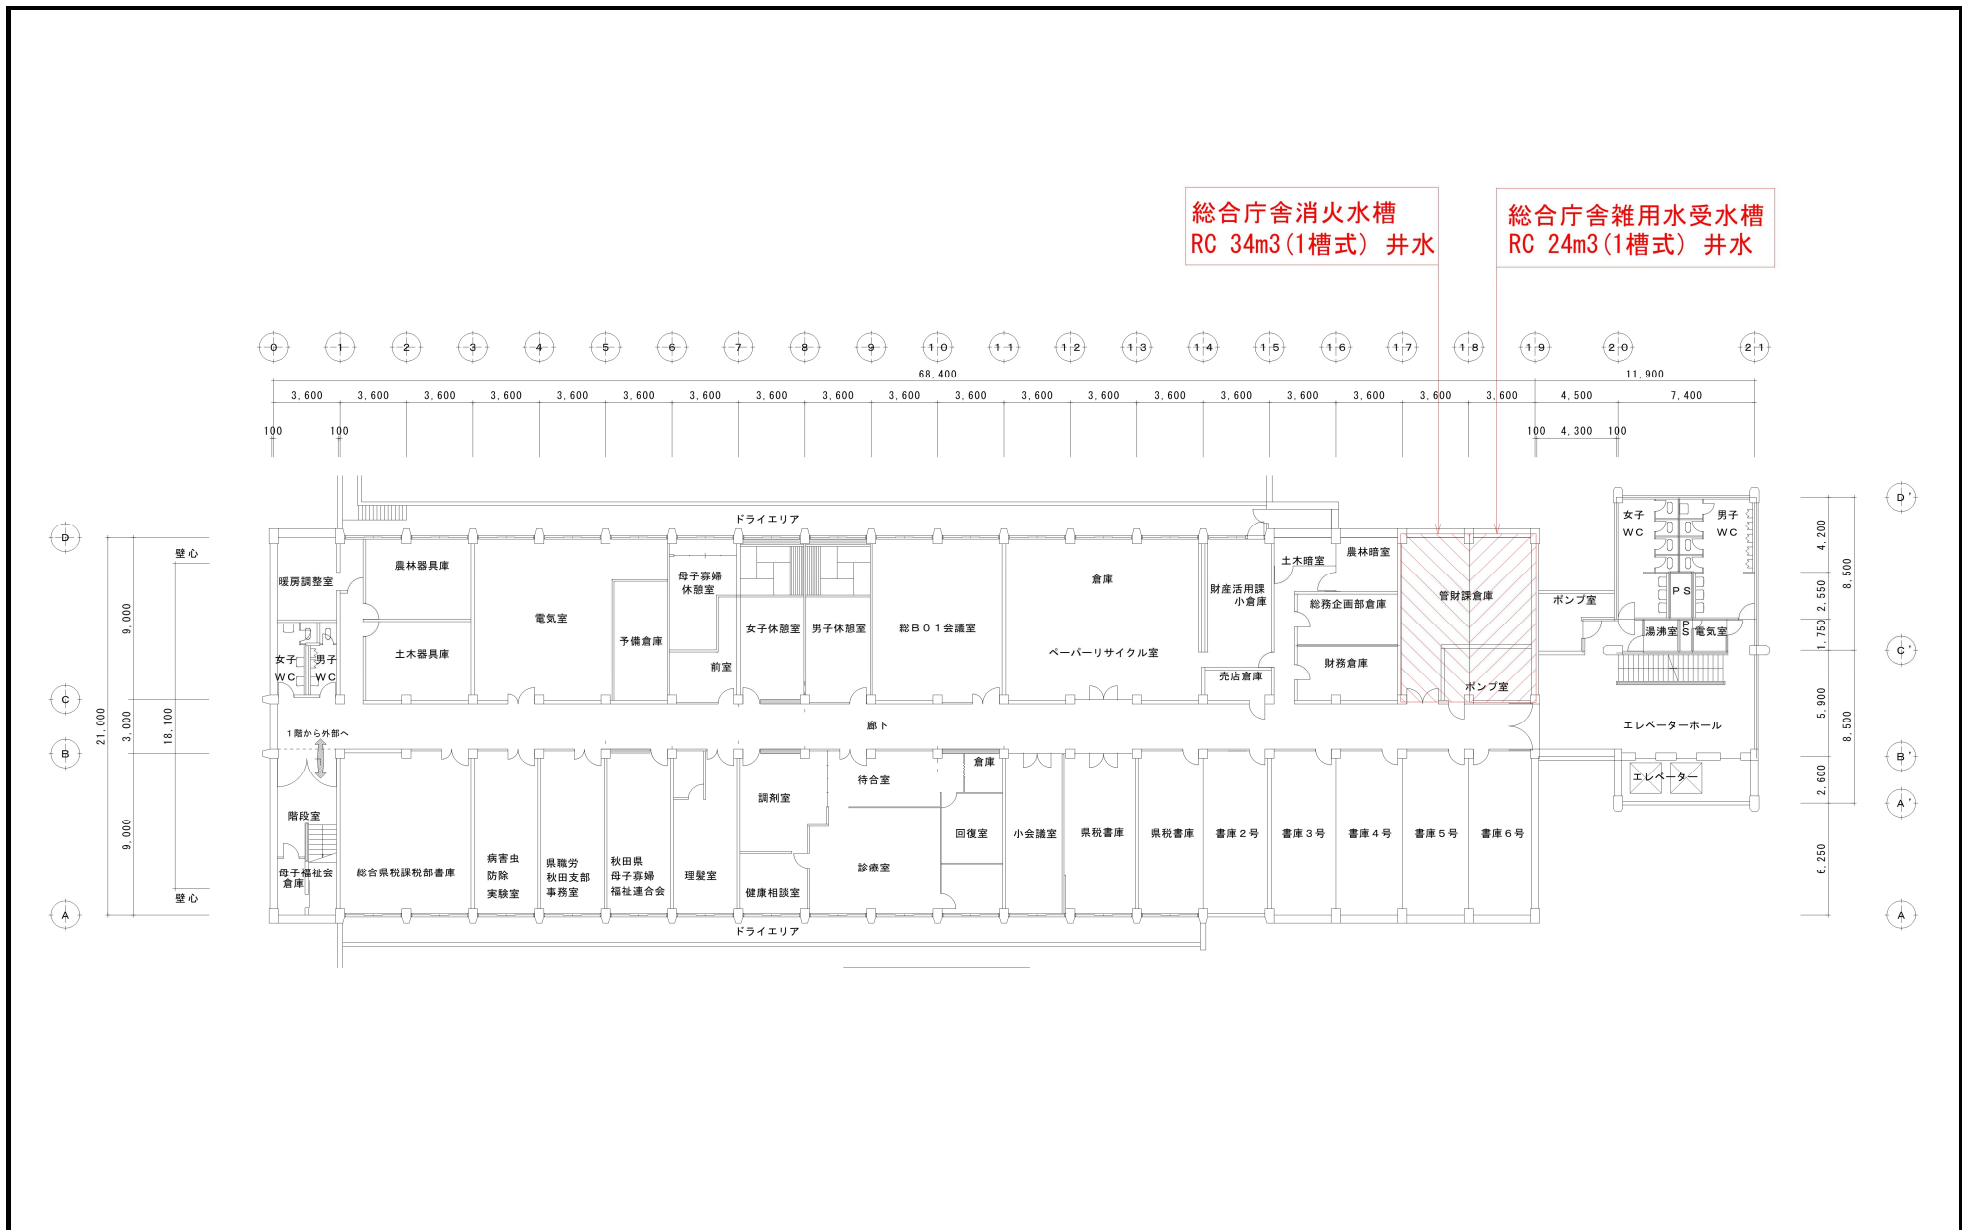

秋田県出納局財産活用課	委託名称	図面名称	縮尺	図面番号
	貯水槽清掃委託	総合庁舎地下水槽	1/n	M-4