


「この地図は国土地理院長の承認を得て同院発行の二万五千分の一の地勢図を複製した物である。(承認番号)平成17 総使、第9-237号」



玉川発電事務所

【参考図面】


令和 7 年度		委託 番号	07-DT-M4	
委 託 名		玉川発電事務所 低濃度PCB含有機器収集運搬業務委託		
箇 所 名		玉川発電事務所		
図面名称		位置図		
縮 尺		—	図 面 番 号	1 / 4
秋 田 県				

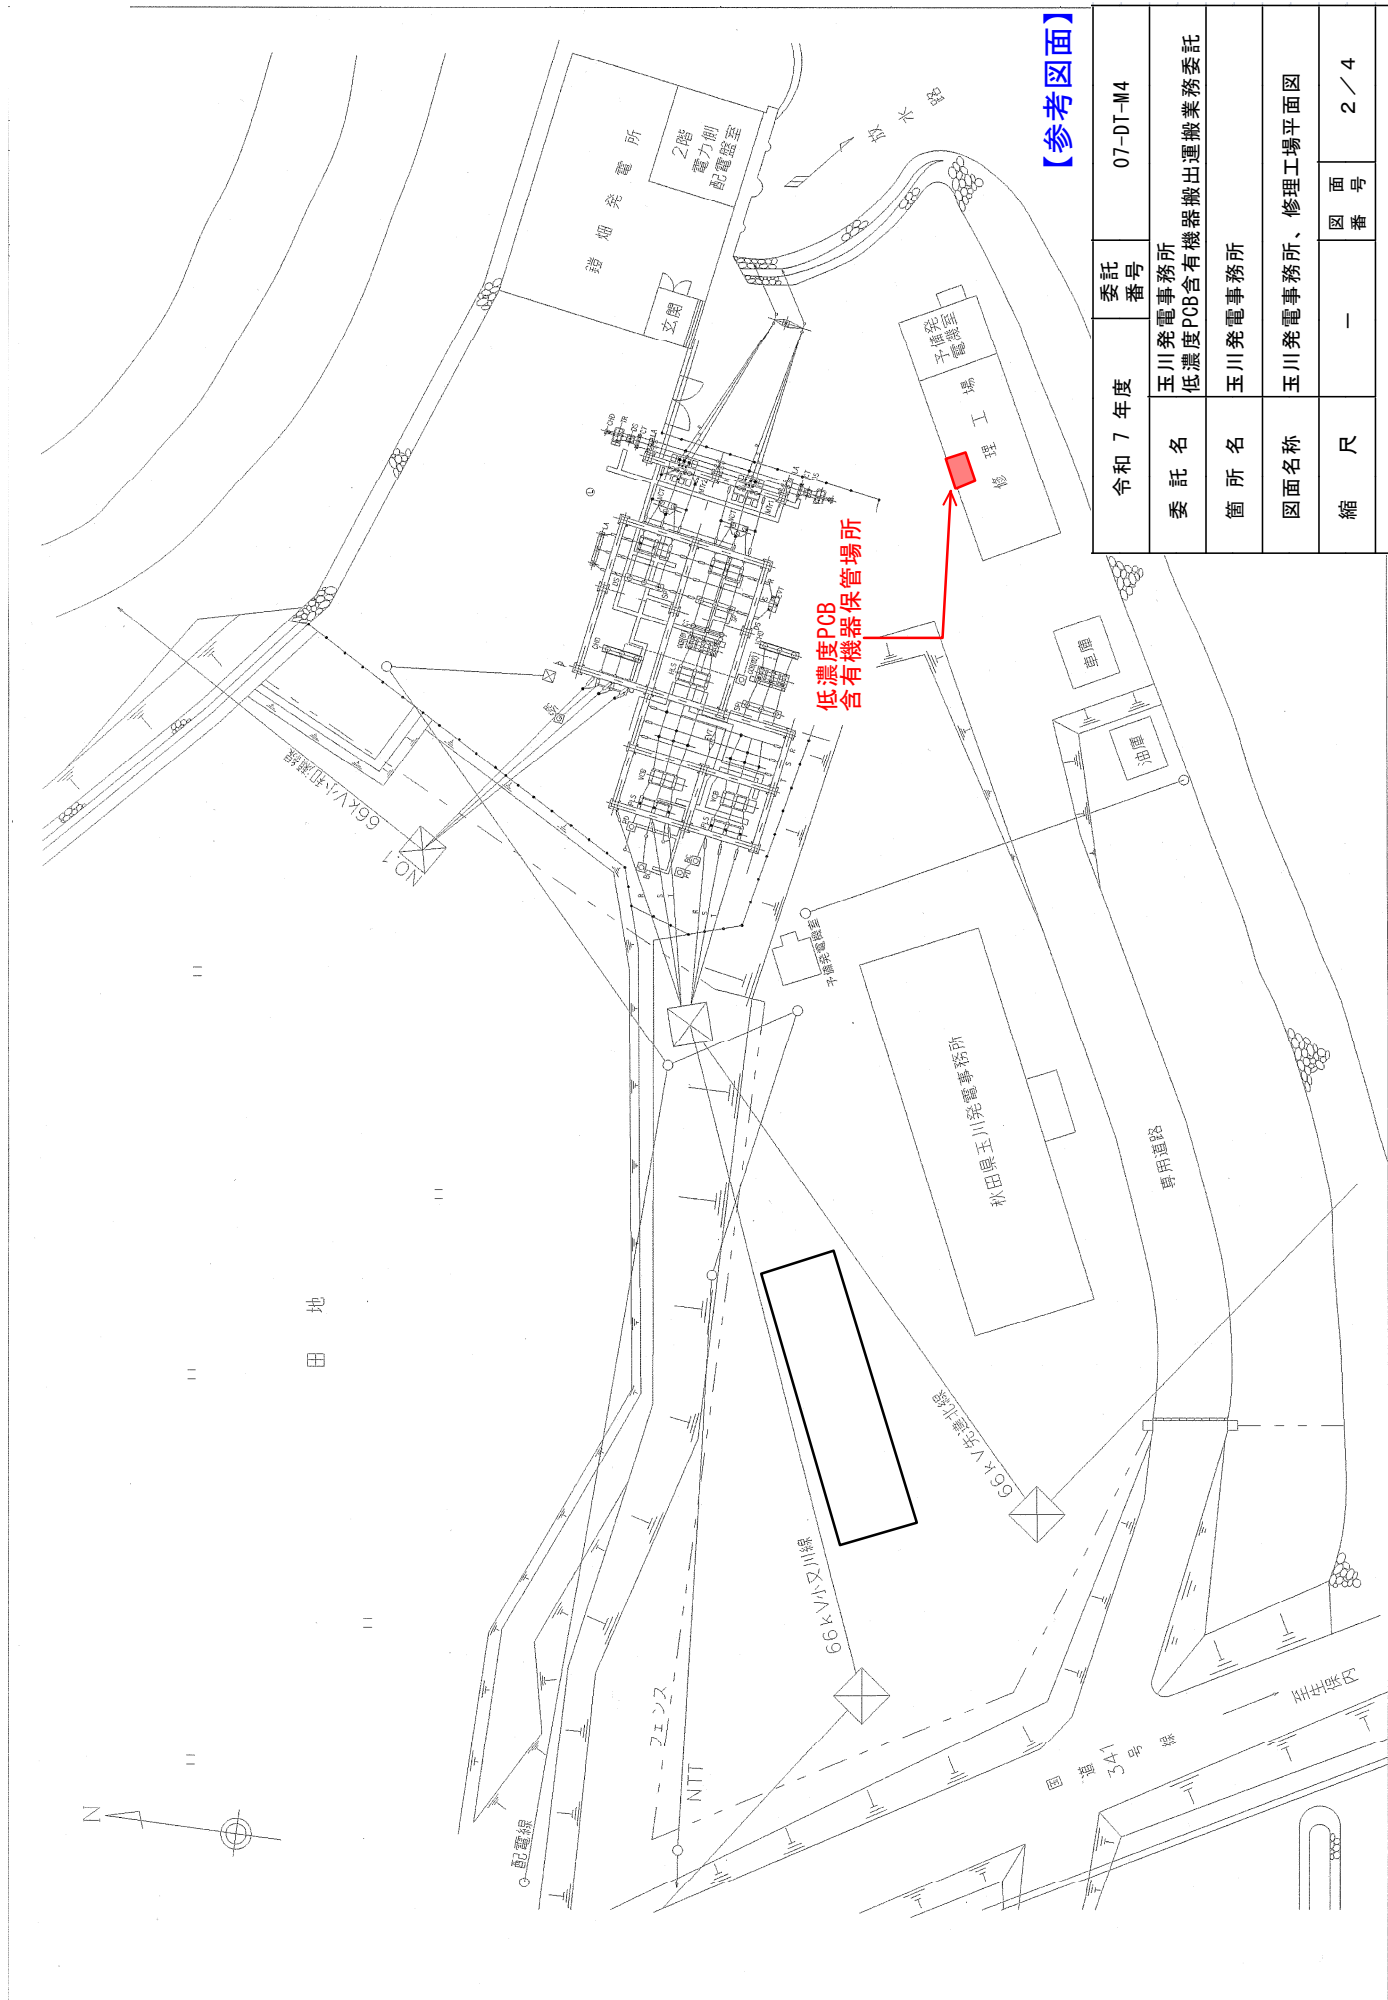



【参考図面】

令和7年度	委託番号	07-DT-M4
委託名	玉川発電事務所 低濃度PCB含有機器搬出運搬業務委託	
箇所名	玉川発電事務所	
図面名称	玉川発電事務所、修理工場平面図	
縮尺	—	図面番号 2 / 4
秋田県		

容量	500 kVA
相数	3 φ
周波数	50 Hz
一次電圧	F6.9/F6.6/R6.3/F6.0 kV
二次電圧	6600/3300 V
結線	Δ-Δ
油量	540 ℓ
総重量	2050 kg

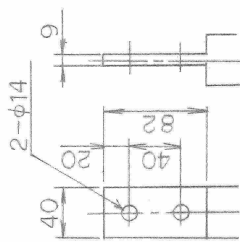

一次二次端子箱細図

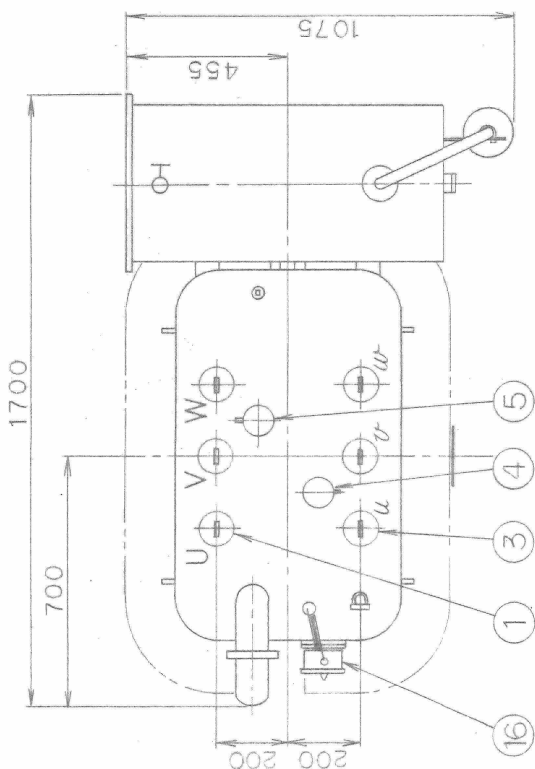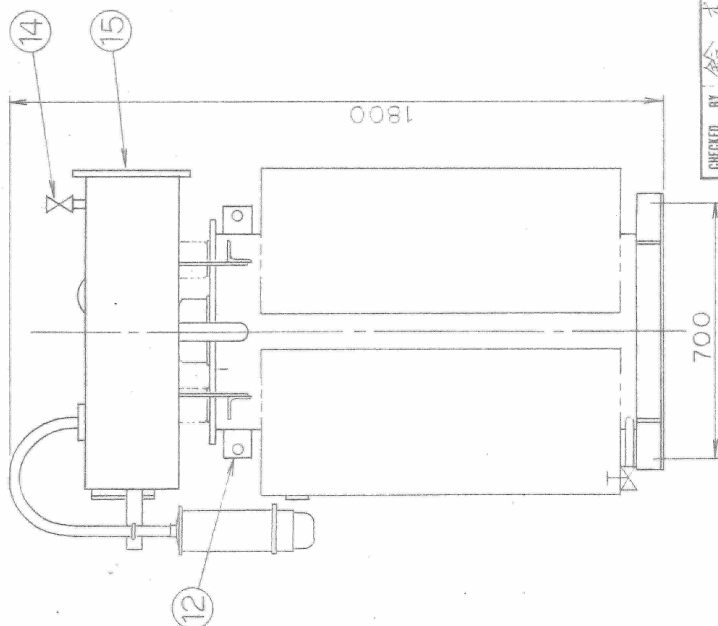絶縁時二次電圧
3300V




CHECKED BY 鈴木 彰
DRAWN BY 藤 彰
NOTE

Takaoka

【参考図面】

令和7年度	委託番号	07-DT-M4
委託名	玉川発電事務所 低濃度PCB含有機器搬出運搬業務委託	
箇所名	玉川発電事務所	
図面名称	処分対象機器図①	
縮尺	—	図面番号 3/4
秋田県		

線路端子詳細図

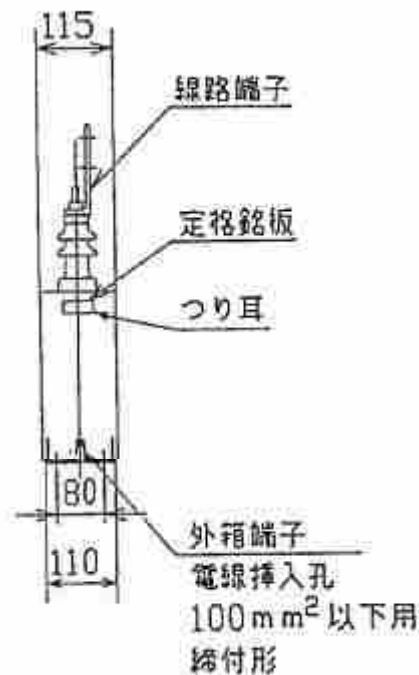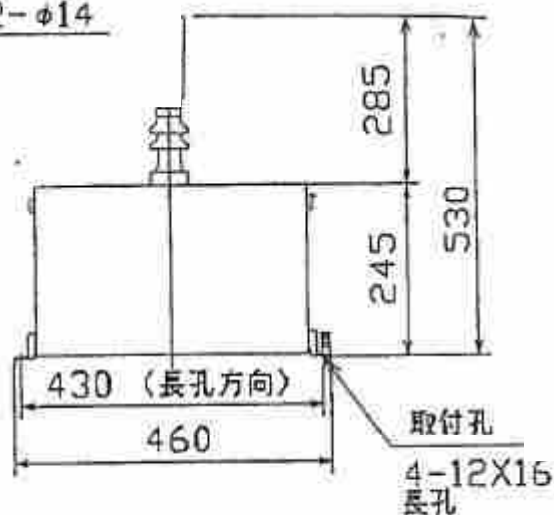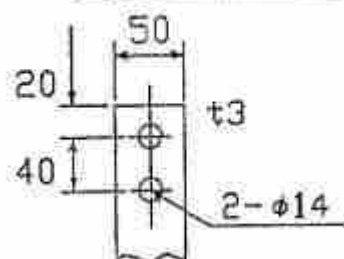

					マンセル記号	17 kg
					外装色	総質量
0.5 μ F	50/60 Hz	1	6.9 $\sqrt{3}$ kV	6号A	MEU-CK	屋内、屋外兼用
静電容量	周波数	相数	定格電圧	絶縁階級	形 式	備 考
尺 IN SCALE NTS 単位 UNITS mm	承認 APPROVED BY	検図 CHECKED BY	名称 TITLE			
	秋山 go	秋山 go	サージ吸収用コンデンサ			
	設計 DESIGNED BY	製図 DRAWN BY	規格 JEM 1362			
	岡田 go	小島 go	図面番号 DRAWING NO.			
株式会社 東芝 TOSHIBA CORPORATION TOKYO JAPAN			S 3206845		変更回数 REV. MARK 	
1	保管 REGISTERED		M	配布先 PRESENT TO		

【参考図面】

令和 7 年度		委託 番号	07-DT-M4
委 託 名	玉川発電事務所 低濃度PCB含有機器搬出運搬業務委託		
箇 所 名	玉川発電事務所		
図面名称	運搬対象機器図②		
縮 尺	—	図 面 番 号	4 / 4
秋 田 県			