



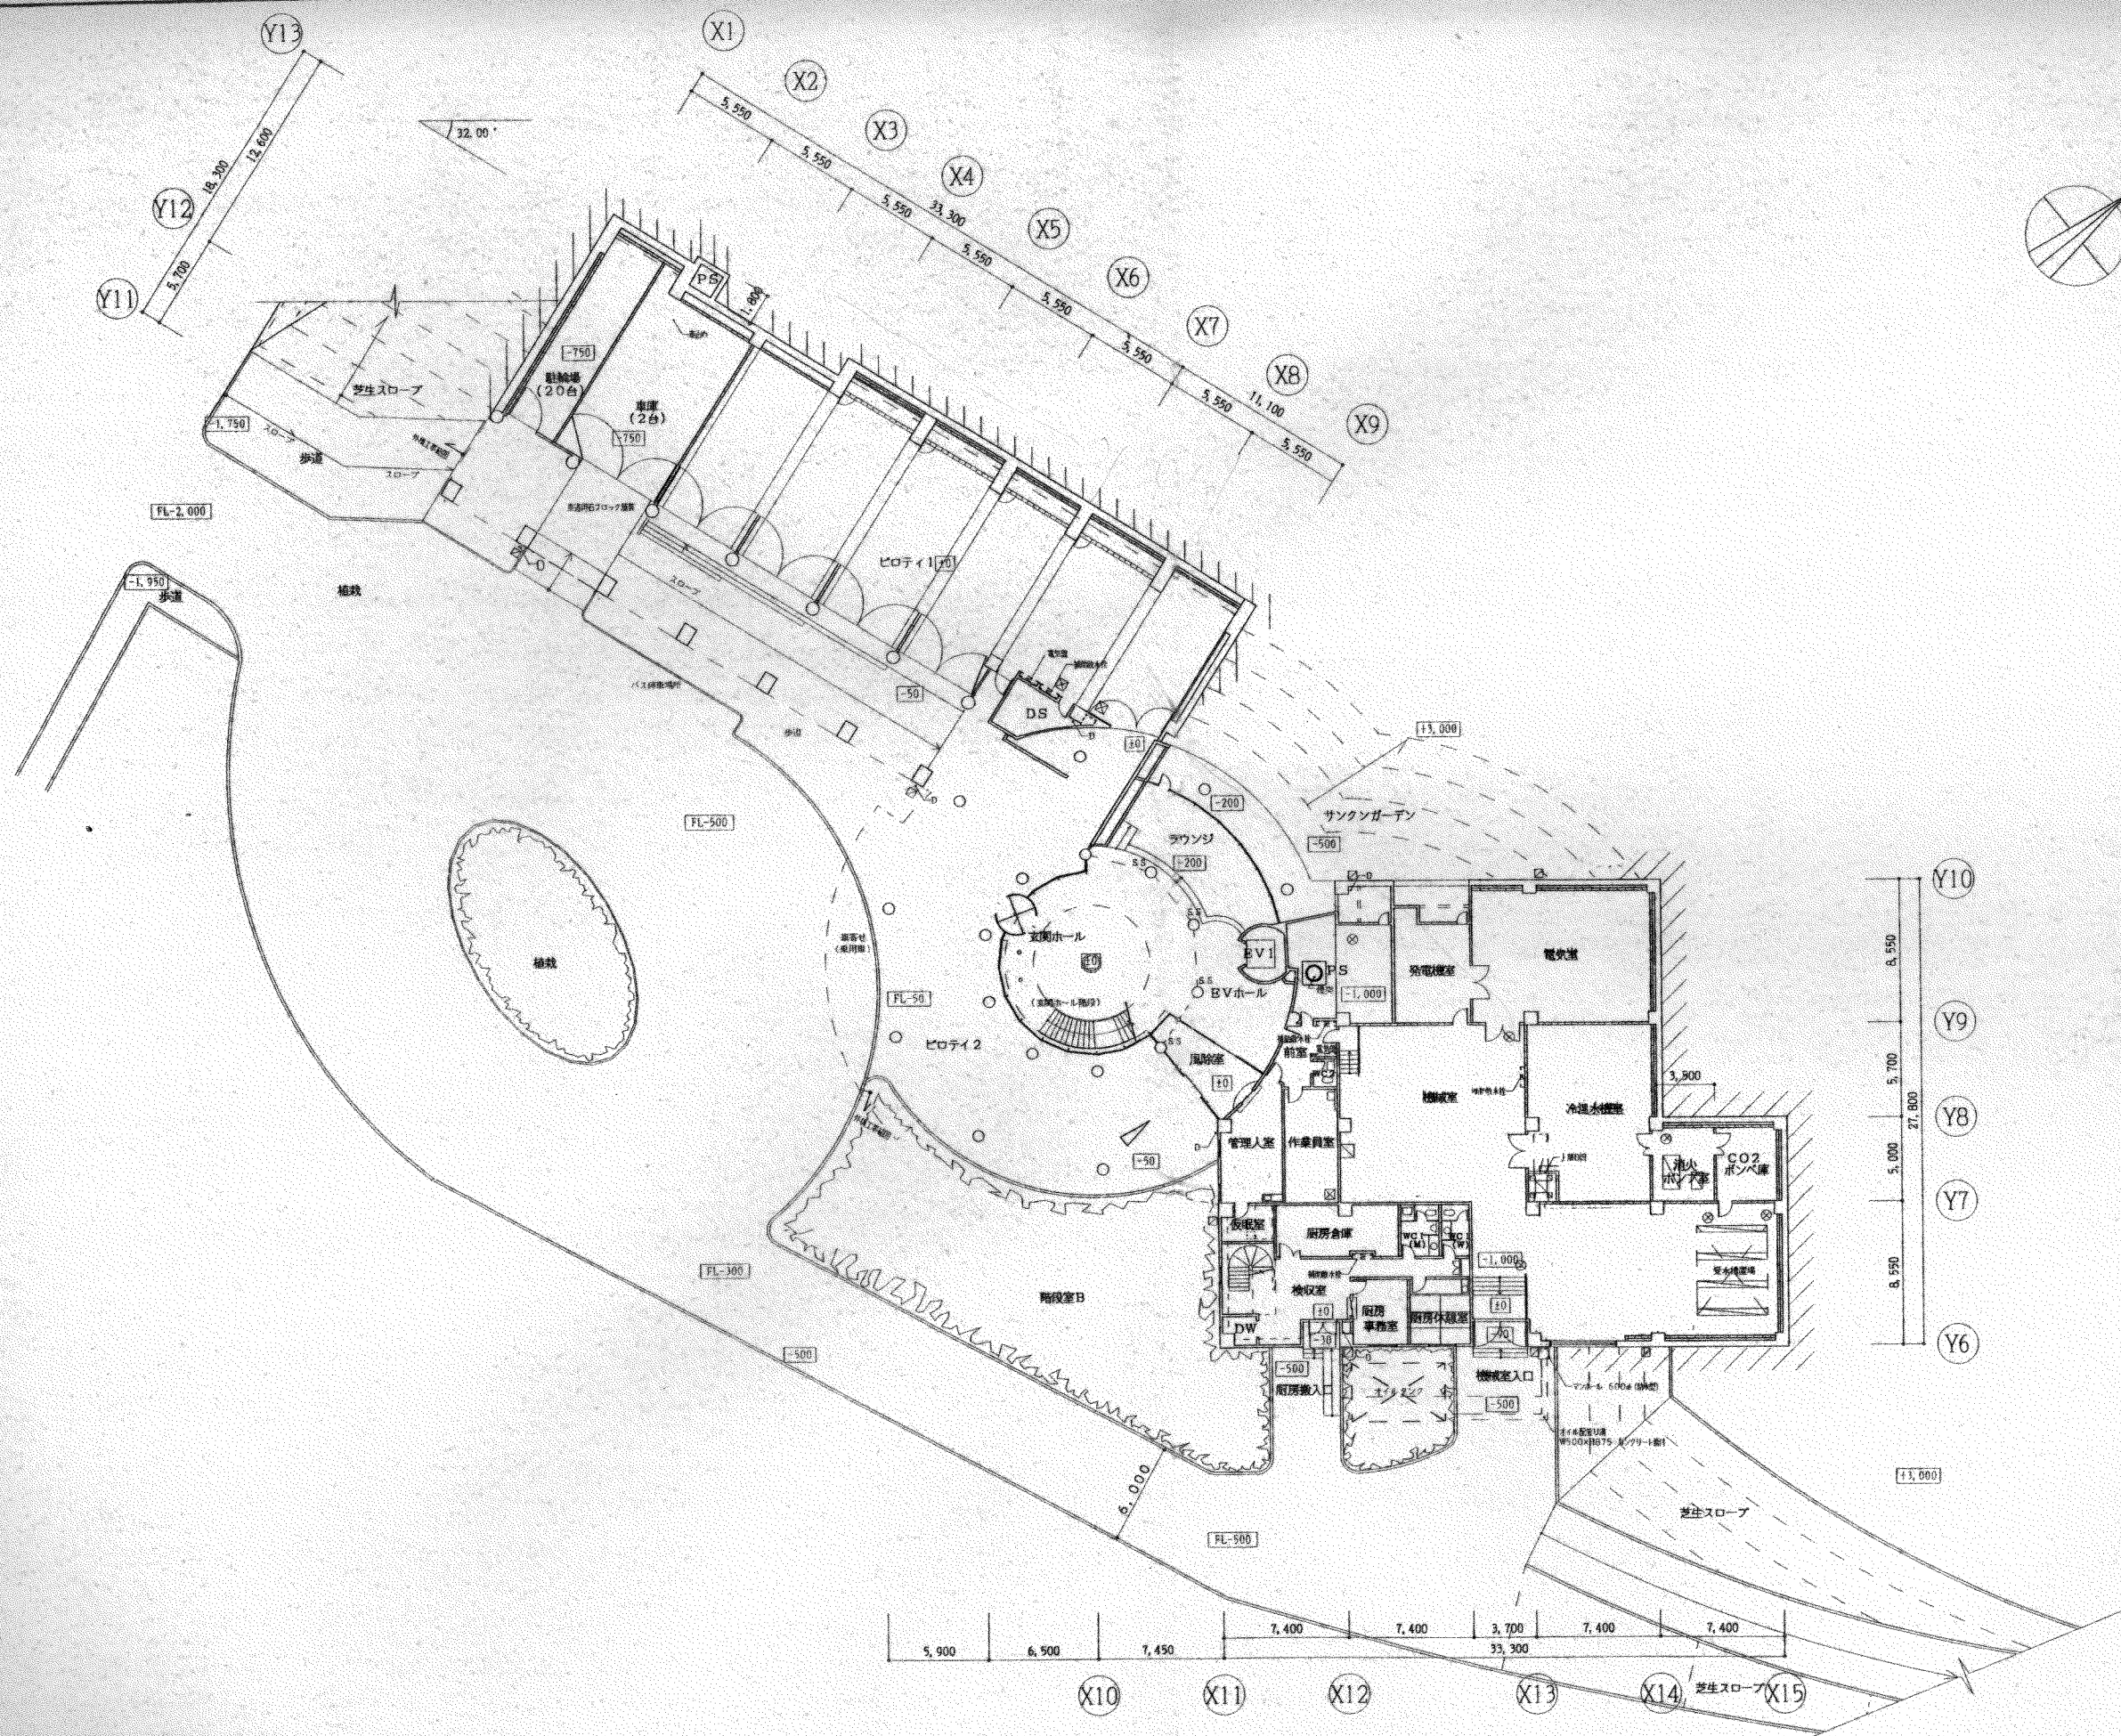


件名 秋田県新青年会館（仮称） 建築工事		
図名 1階平面図	建築	12
縮尺 1:200	日付	
伊藤喜三郎建築研究所		

床下点検口（鉄筋マンホール）：φ600
 床下点検口（化粧蓋付）：600×600
 補助散水栓（消火器ボックス併設型）w=1,200
 雨水第一排水
 機器基礎（詳細図参照）

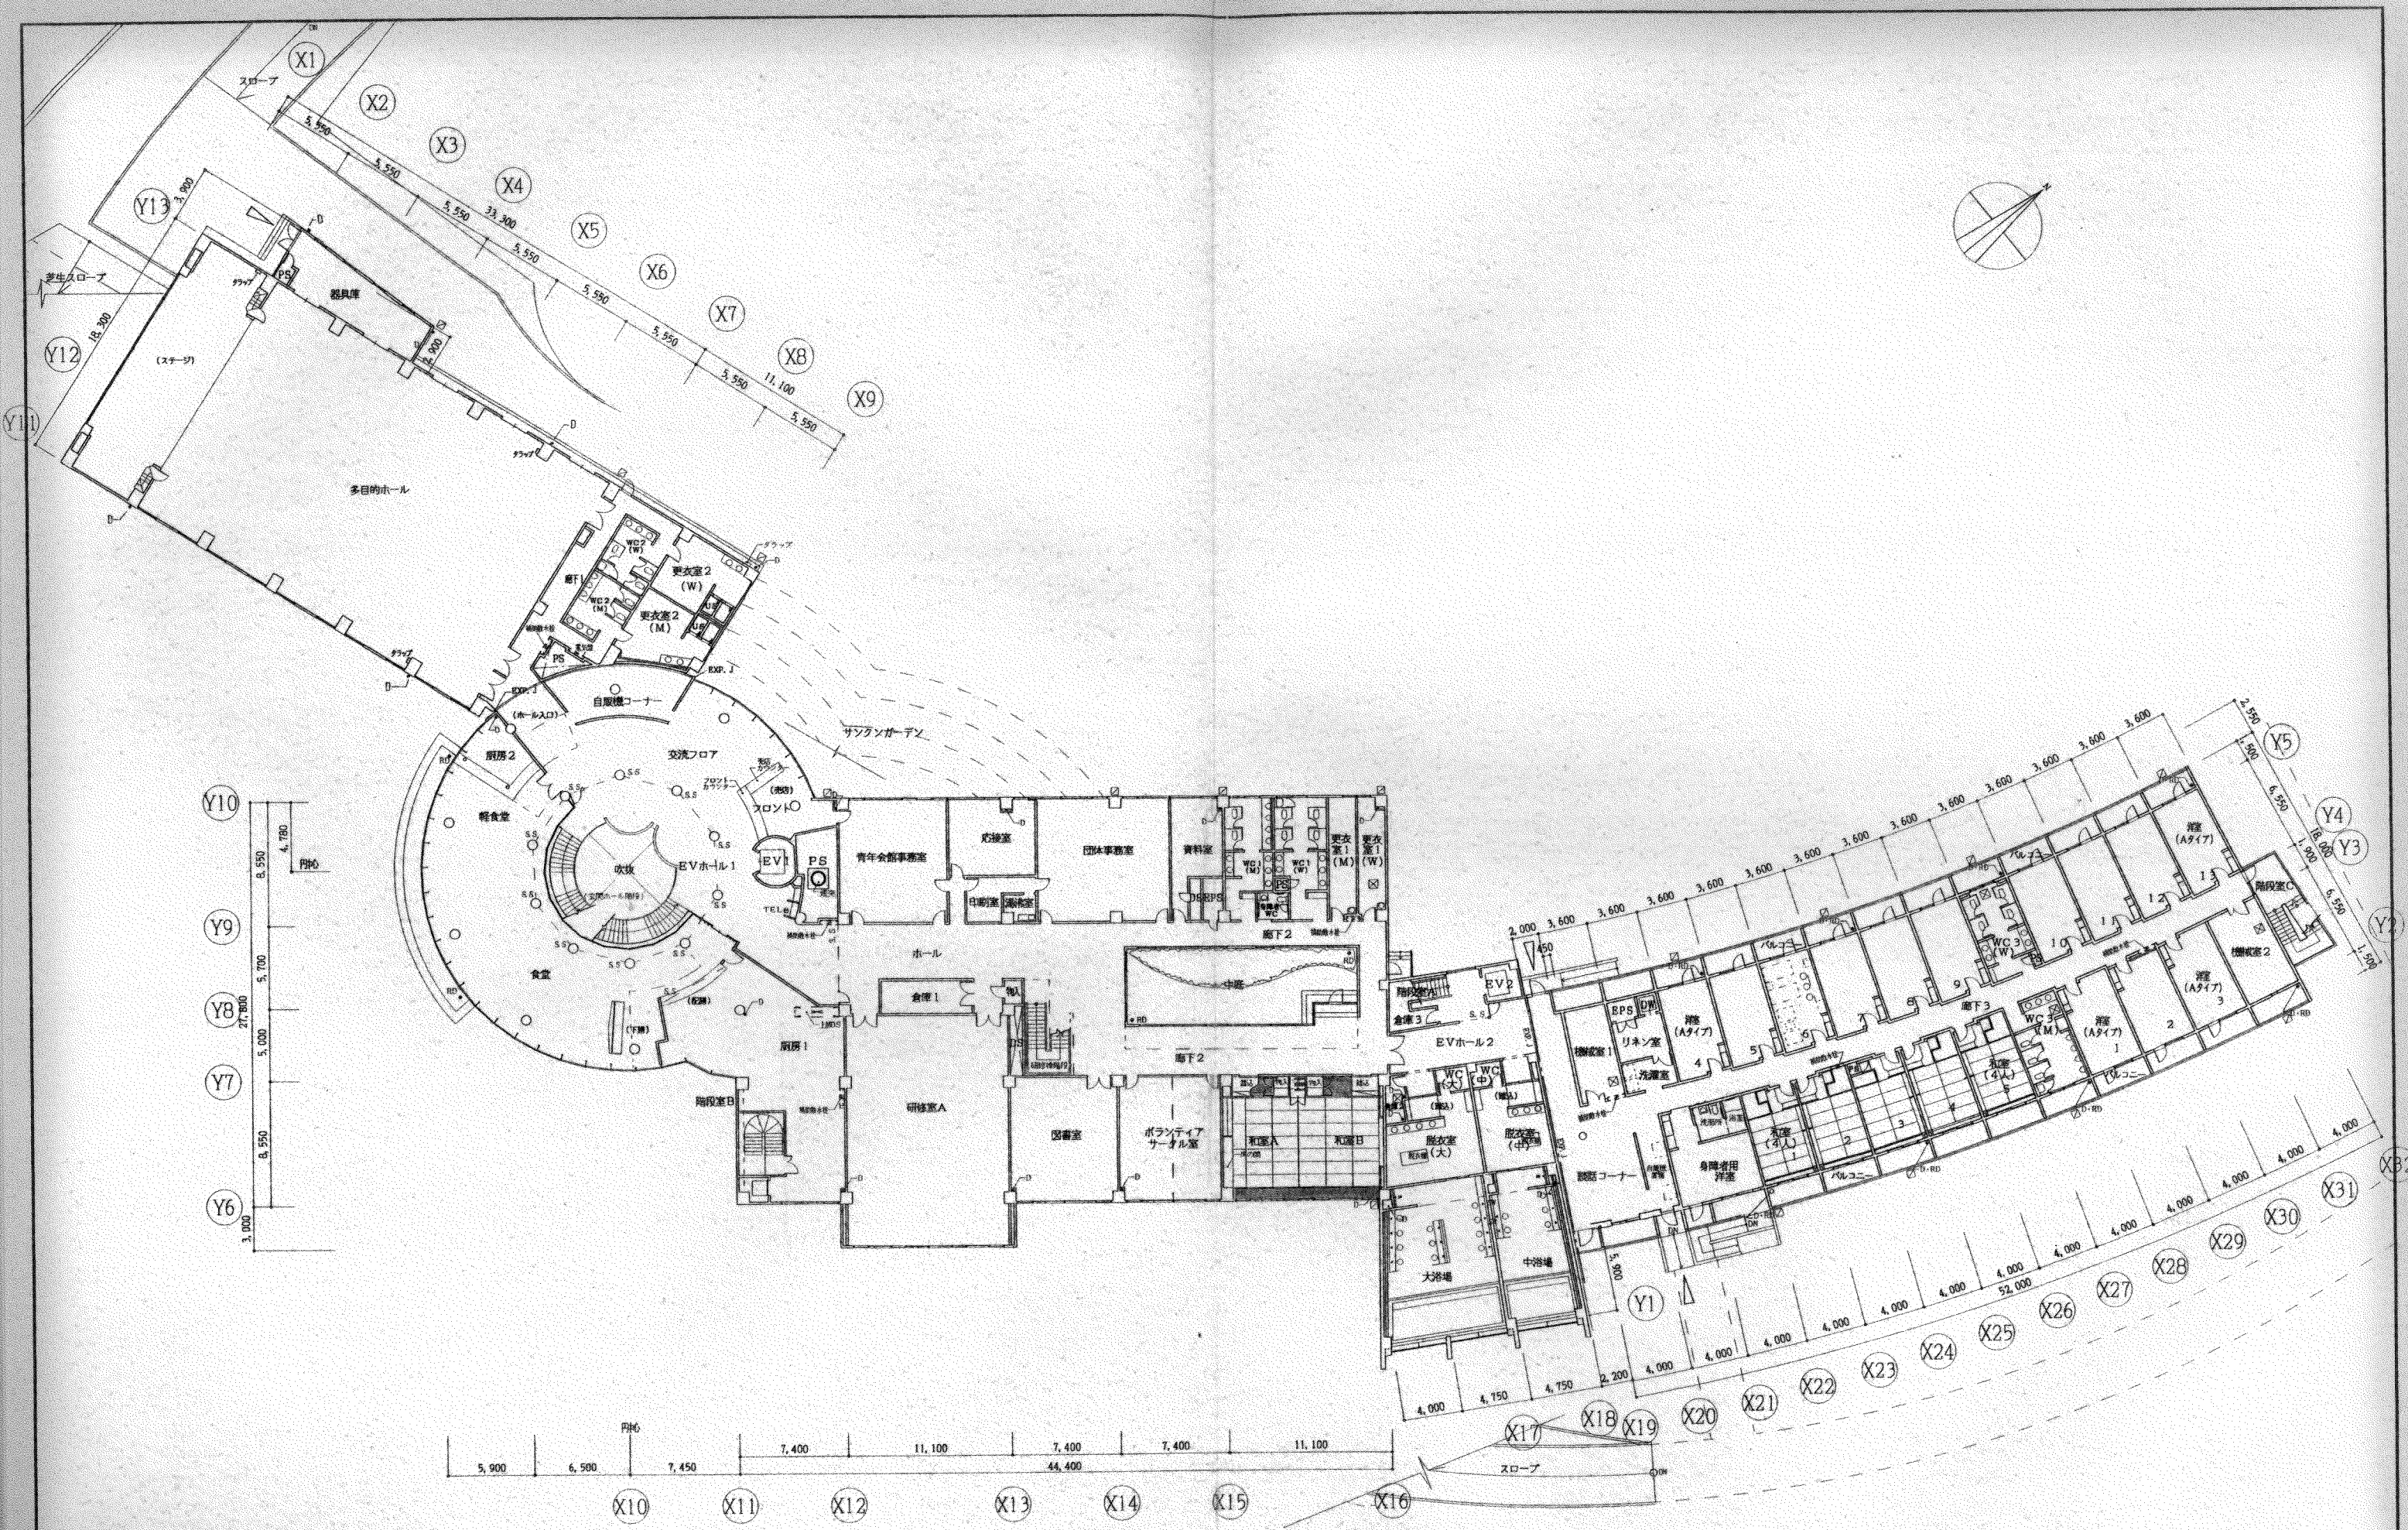

床下点検口 (化粧蓋付): 600×600
 補助散水栓 (消火器ボックス併設型) w=1,200
 雨水第一軒

件名 秋田県新青年会館 (仮称) 建築工事		
図名	2階平面図	建築
縮尺	1:200	日付
伊藤喜三郎建築研究所		

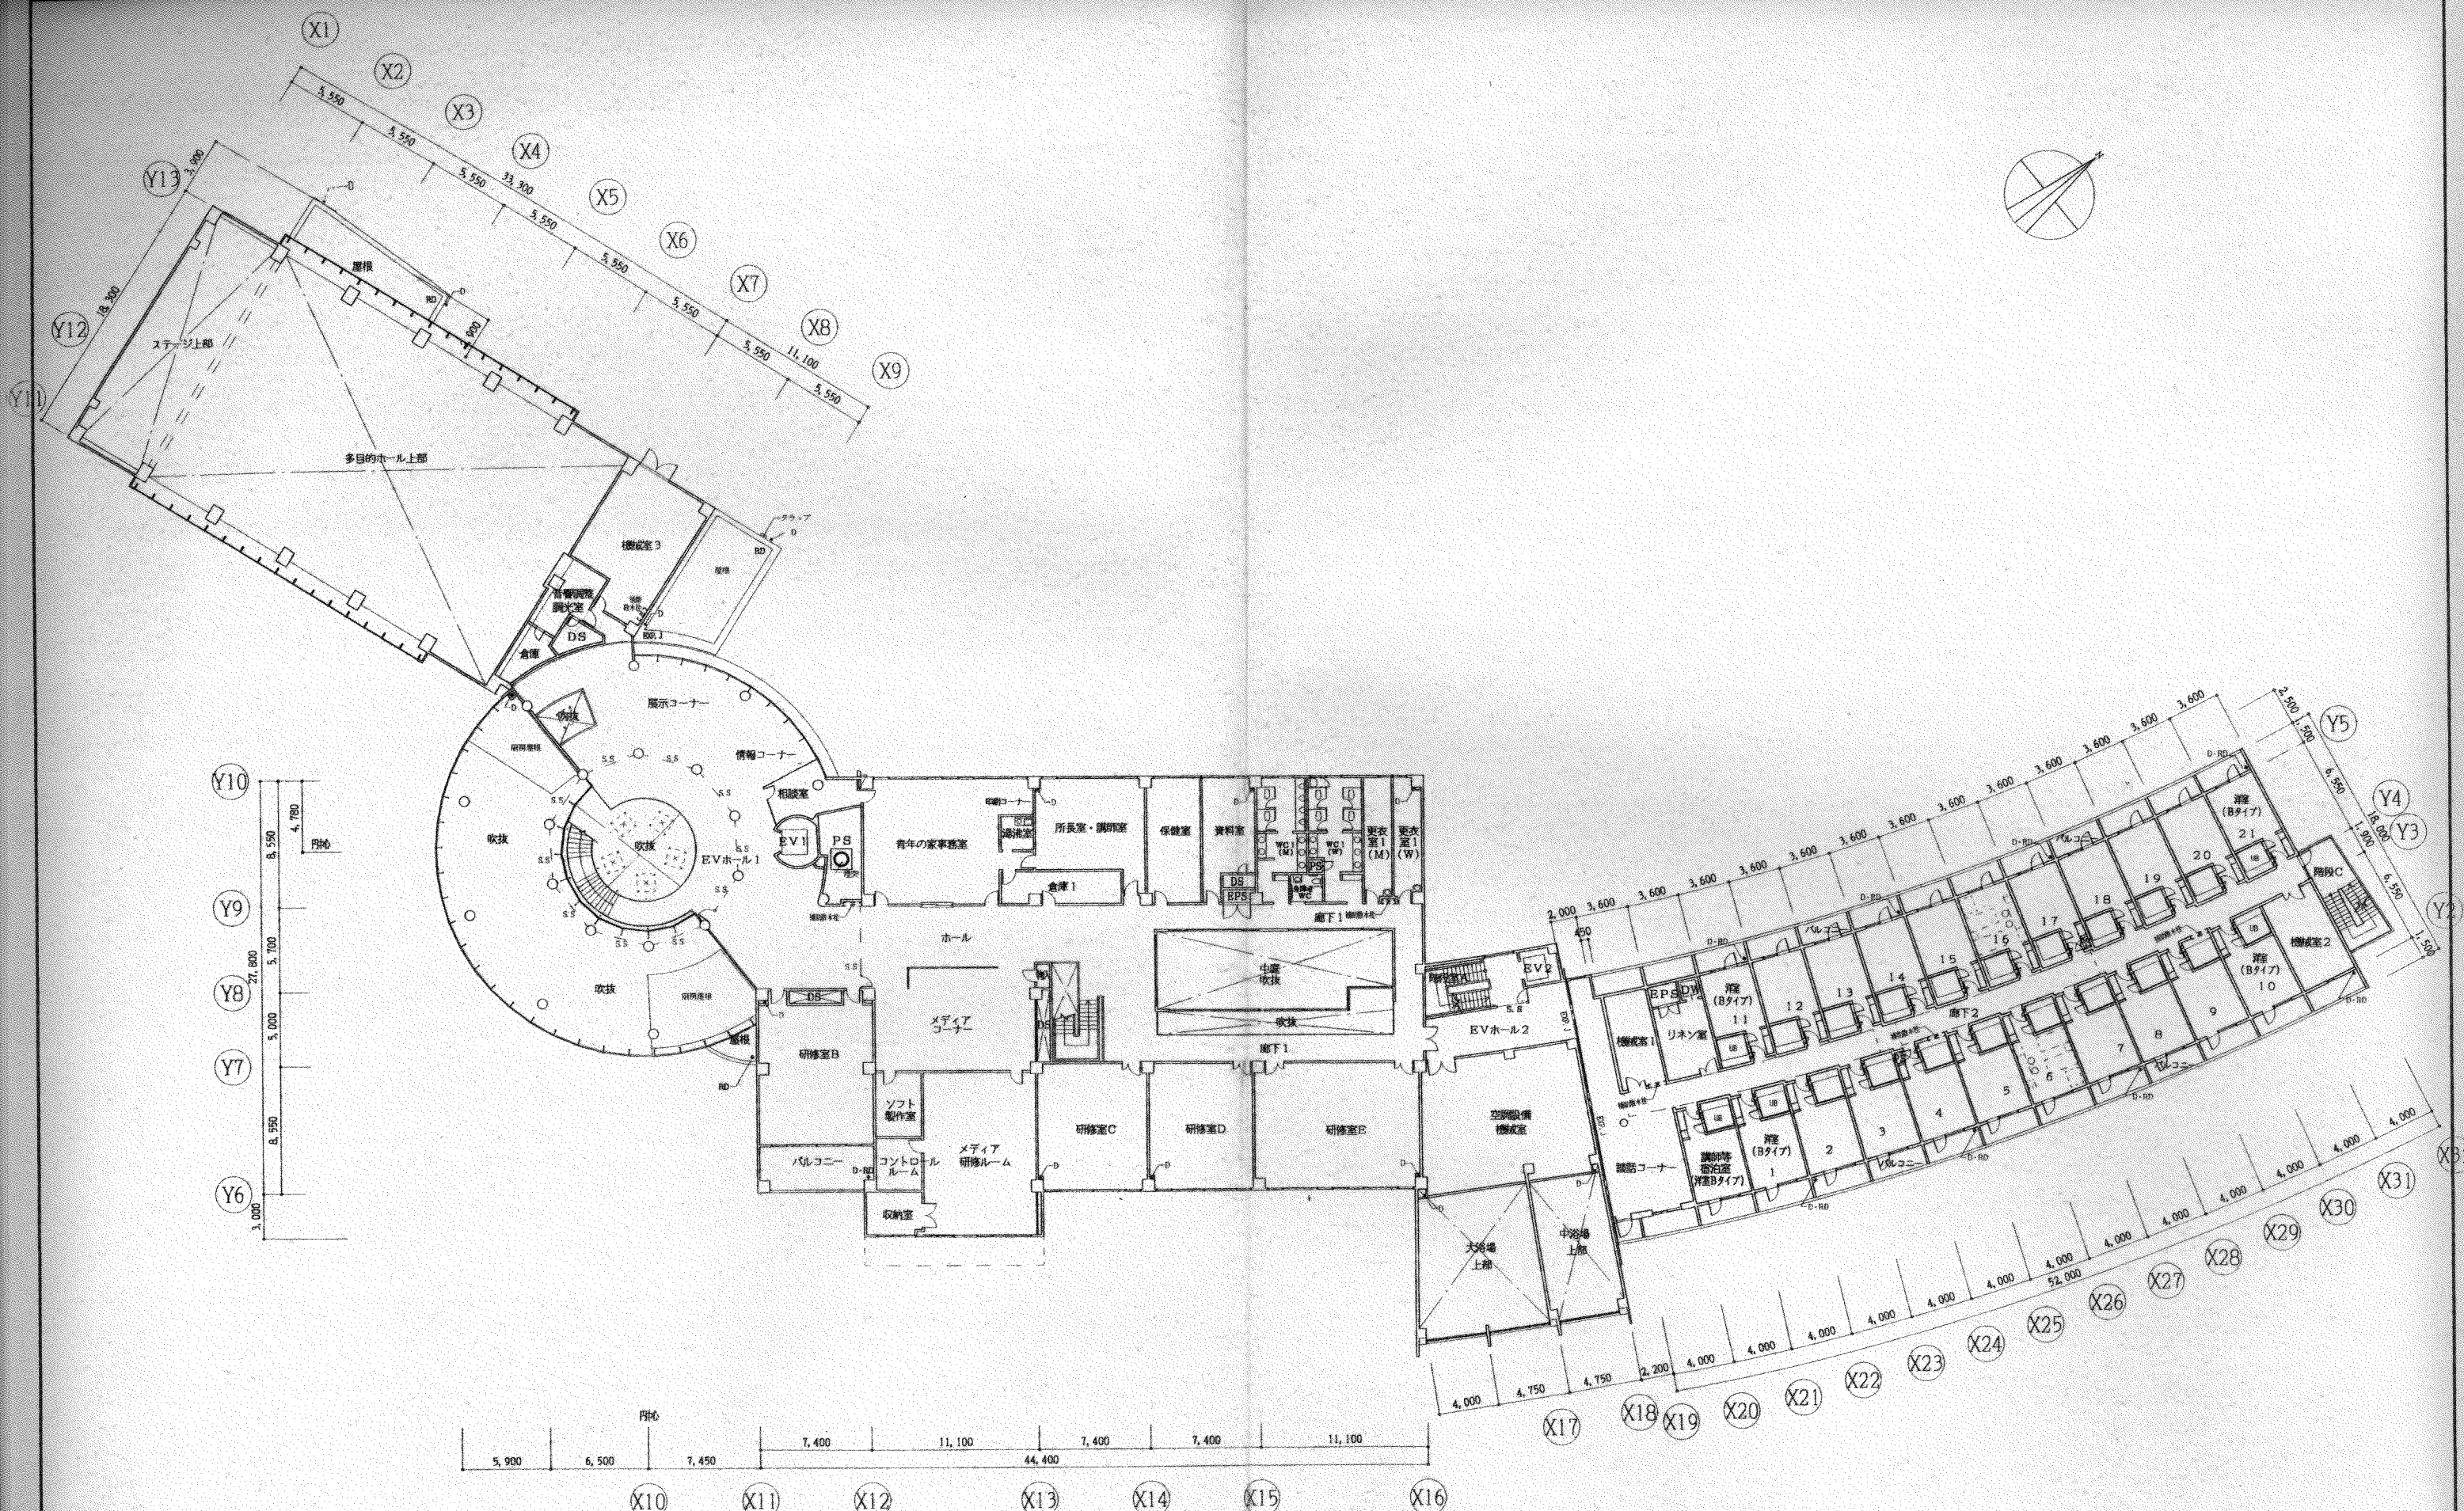

補助水栓 (消火器ボックス併設型) w=1,200

件名 秋田県新青年会館 (仮称) 建築工事


図名 3階平面図

縮尺 1:200

伊藤喜三郎建築研究所

建築

14

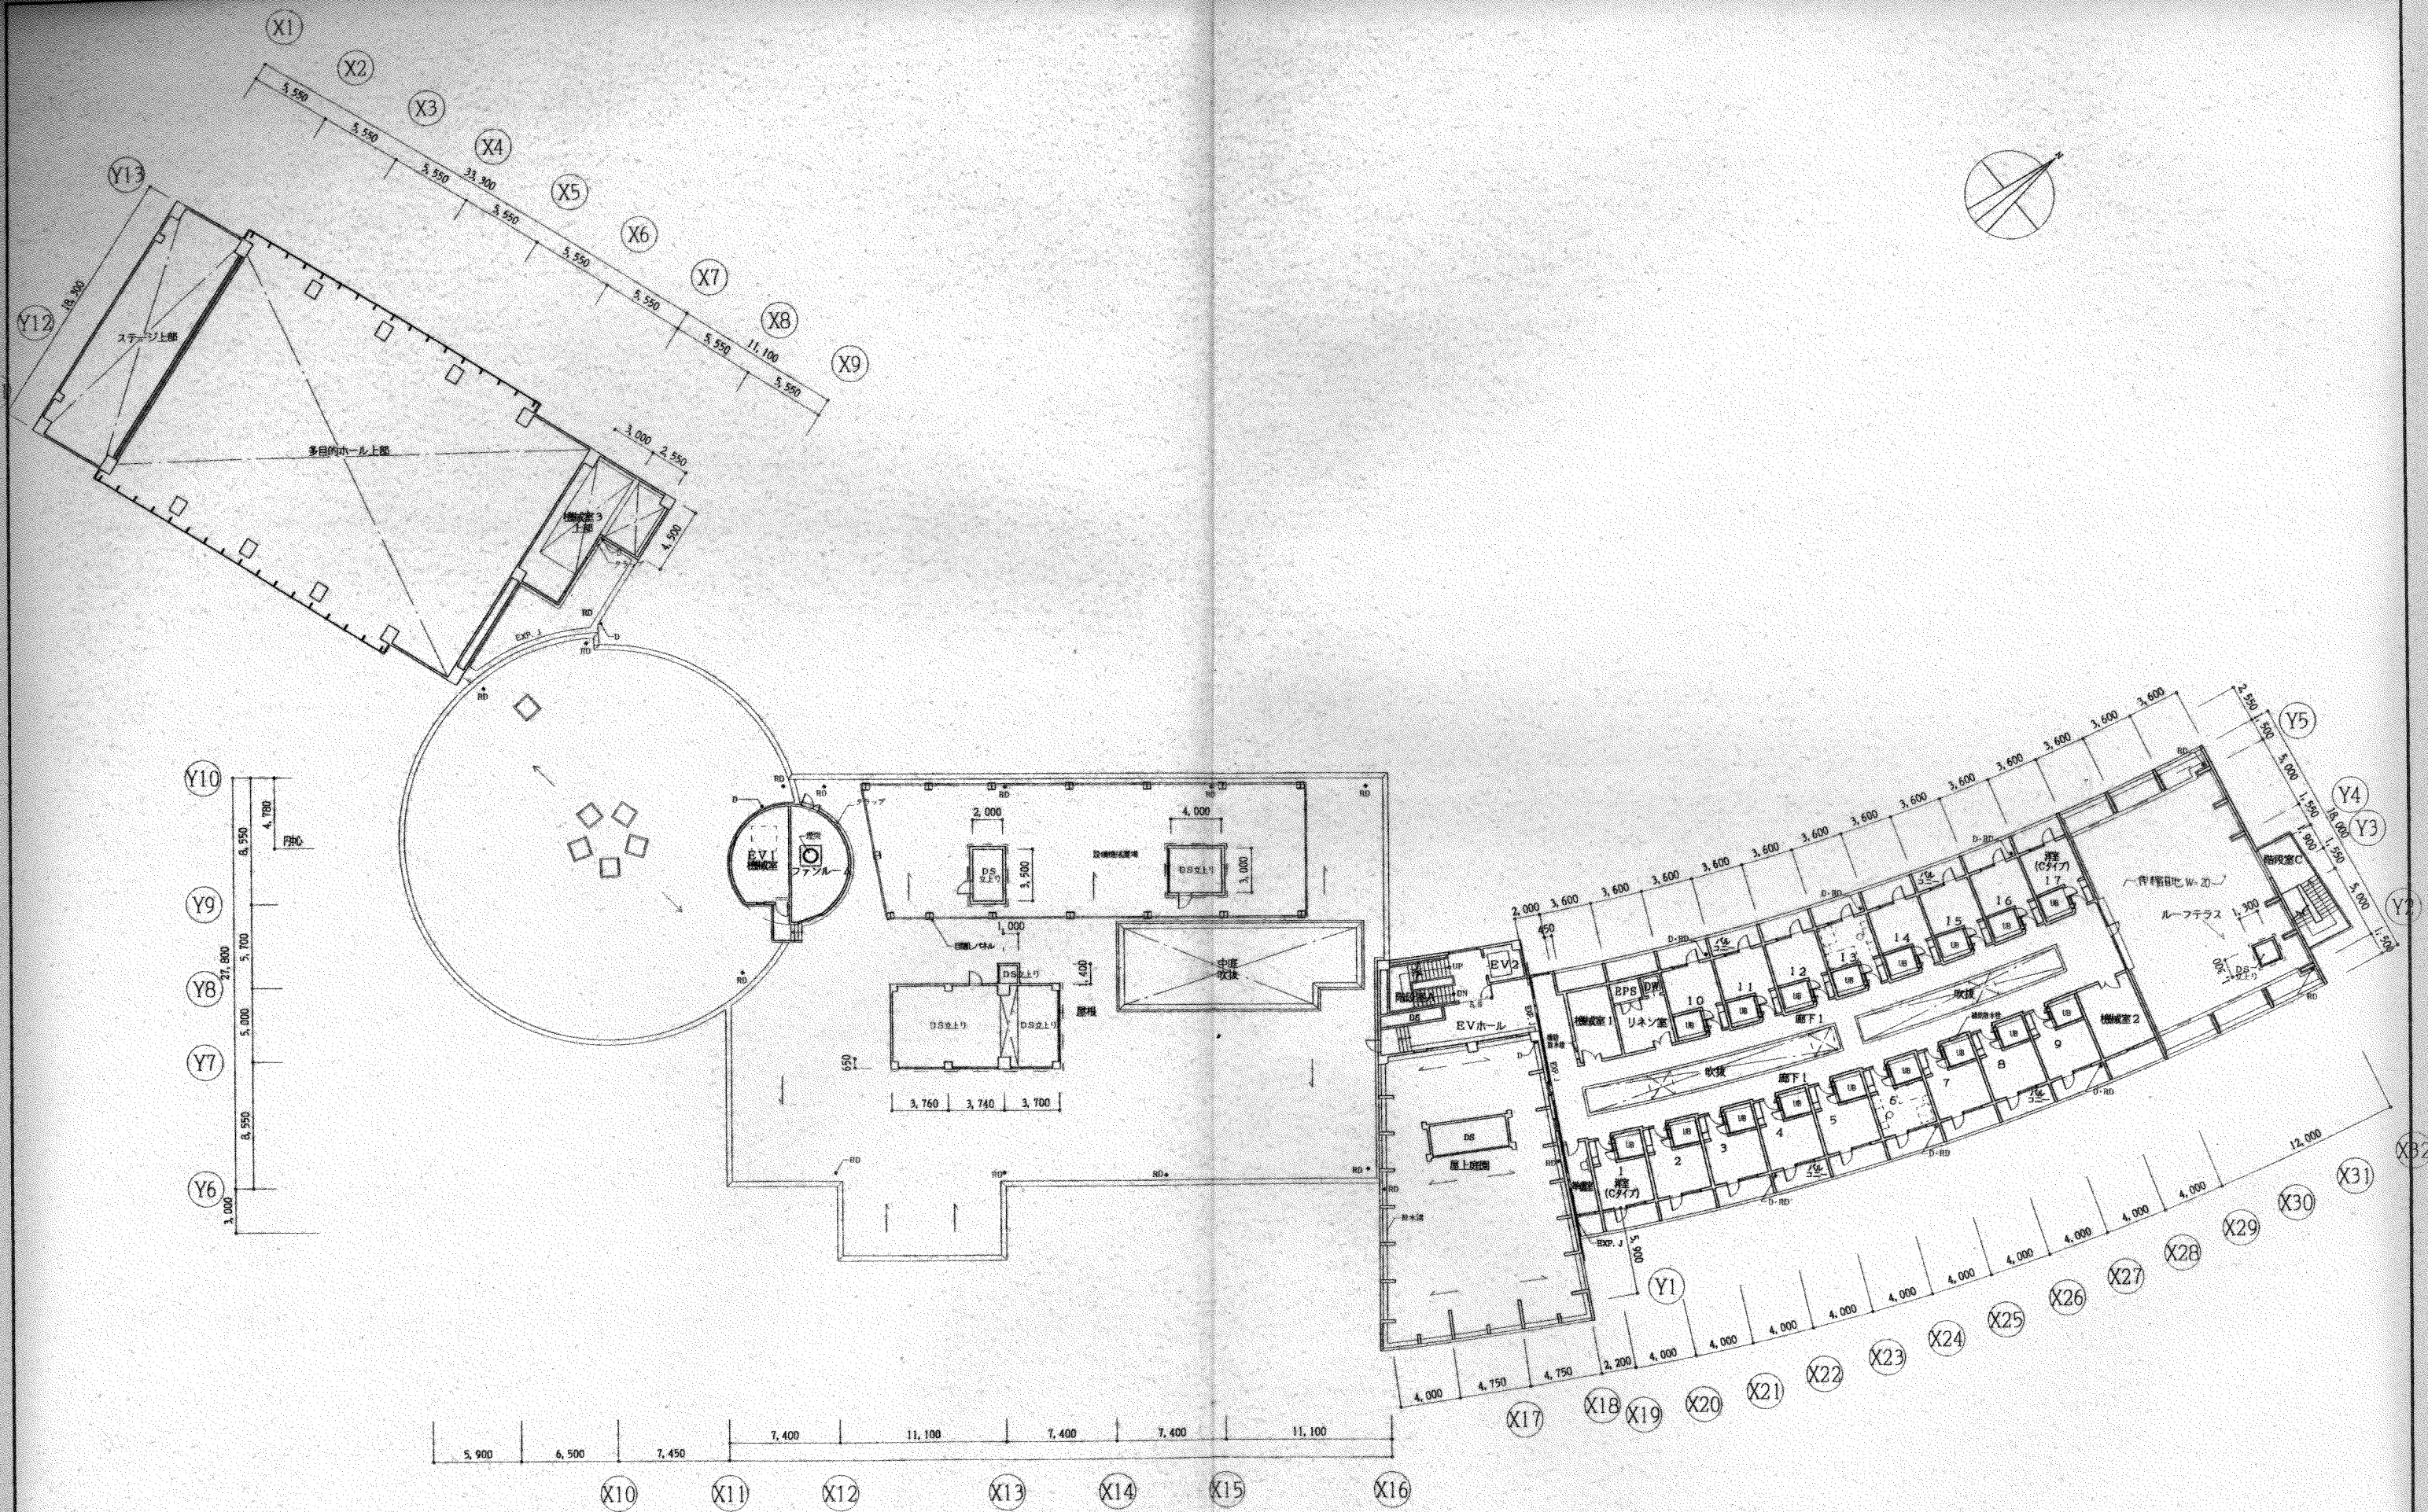

補助散水栓 (消火器ボックス併設型) w=1,200

件名 秋田県新青年会館 (仮称) 建築工事

図名 4階平面図

縮尺 1:200

伊藤喜三郎建築研究所

建築

15